
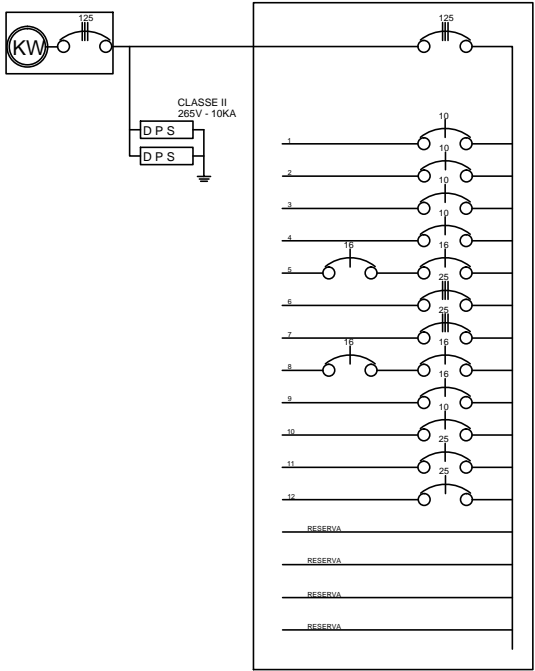


PLANTA BAIXA
ESCALA 1:50

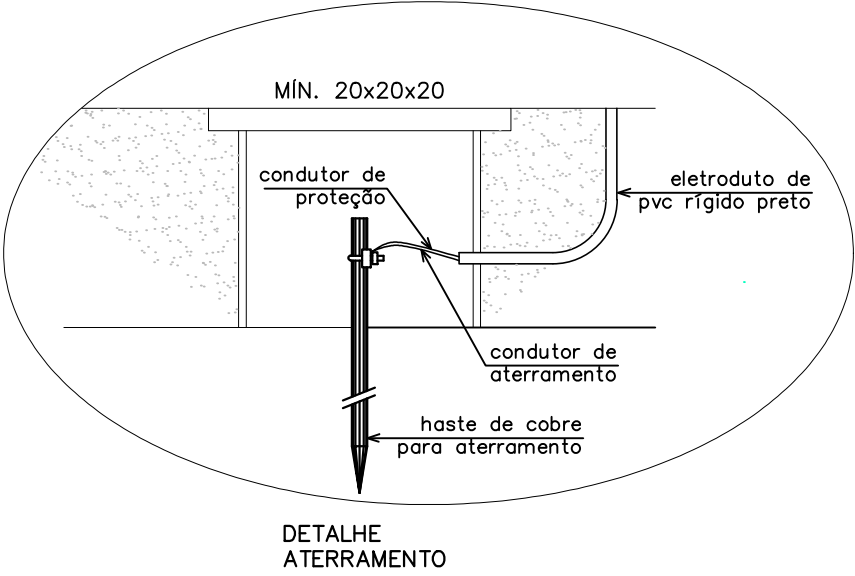

	Centro de distribuição
	TUG baixa
	TUG média
	TUG alta
	TUE baixa
	TUE média
	TUE alta
	Interruptor 1 tecla
	Interruptor 2 teclas
	Interruptor 3 teclas
	Interruptor paralelo
	Interruptor intermediário
	Ponto de luz no teto
	Interruptor intermediário

QUADRO DE CARGAS					
Circuito	Iluminação (W)	Tomadas (W)	Tomadas Especiais (W)	Total (W)	Condutor (mm ²)
01	880	—	—	880	1,5
02	400	—	—	400	1,5
03	860	—	—	860	1,5
04	480	—	—	480	1,5
05	200	1200	—	1400	2,5
06	MAQ. ENVASE	—	2500	2500	4,0
07	MAQ. ENVASE	—	2500	2500	4,0
08	—	2000	—	2000	2,5
09	—	1600	—	1600	2,5
10	—	500	—	500	2,5
11	AR CONDICIONADO	—	2500	2500	4,0
12	AR CONDICIONADO	—	2500	2500	4,0
TOTAL INSTALADO				18120	—

SERVIÇO AUTÔNOMO MUNICIPAL DE ÁGUA E ESGOTO
CAXIAS DO SUL - RS
E-MAIL: samae@samaecaxias.com.br

PROJETO: ENVASE

SUBPROJETO: ELÉTRICO

ASSUNTO: PLANTA

PRANCHA: 01

RESPONSÁVEL TÉCNICO: Engº VINICIUS AUGUSTO DAHMER CREA RS243573

ESCALA: IND.
DATA: MAI/2025
DESENHO: VINICIUS